


防災設備系統図

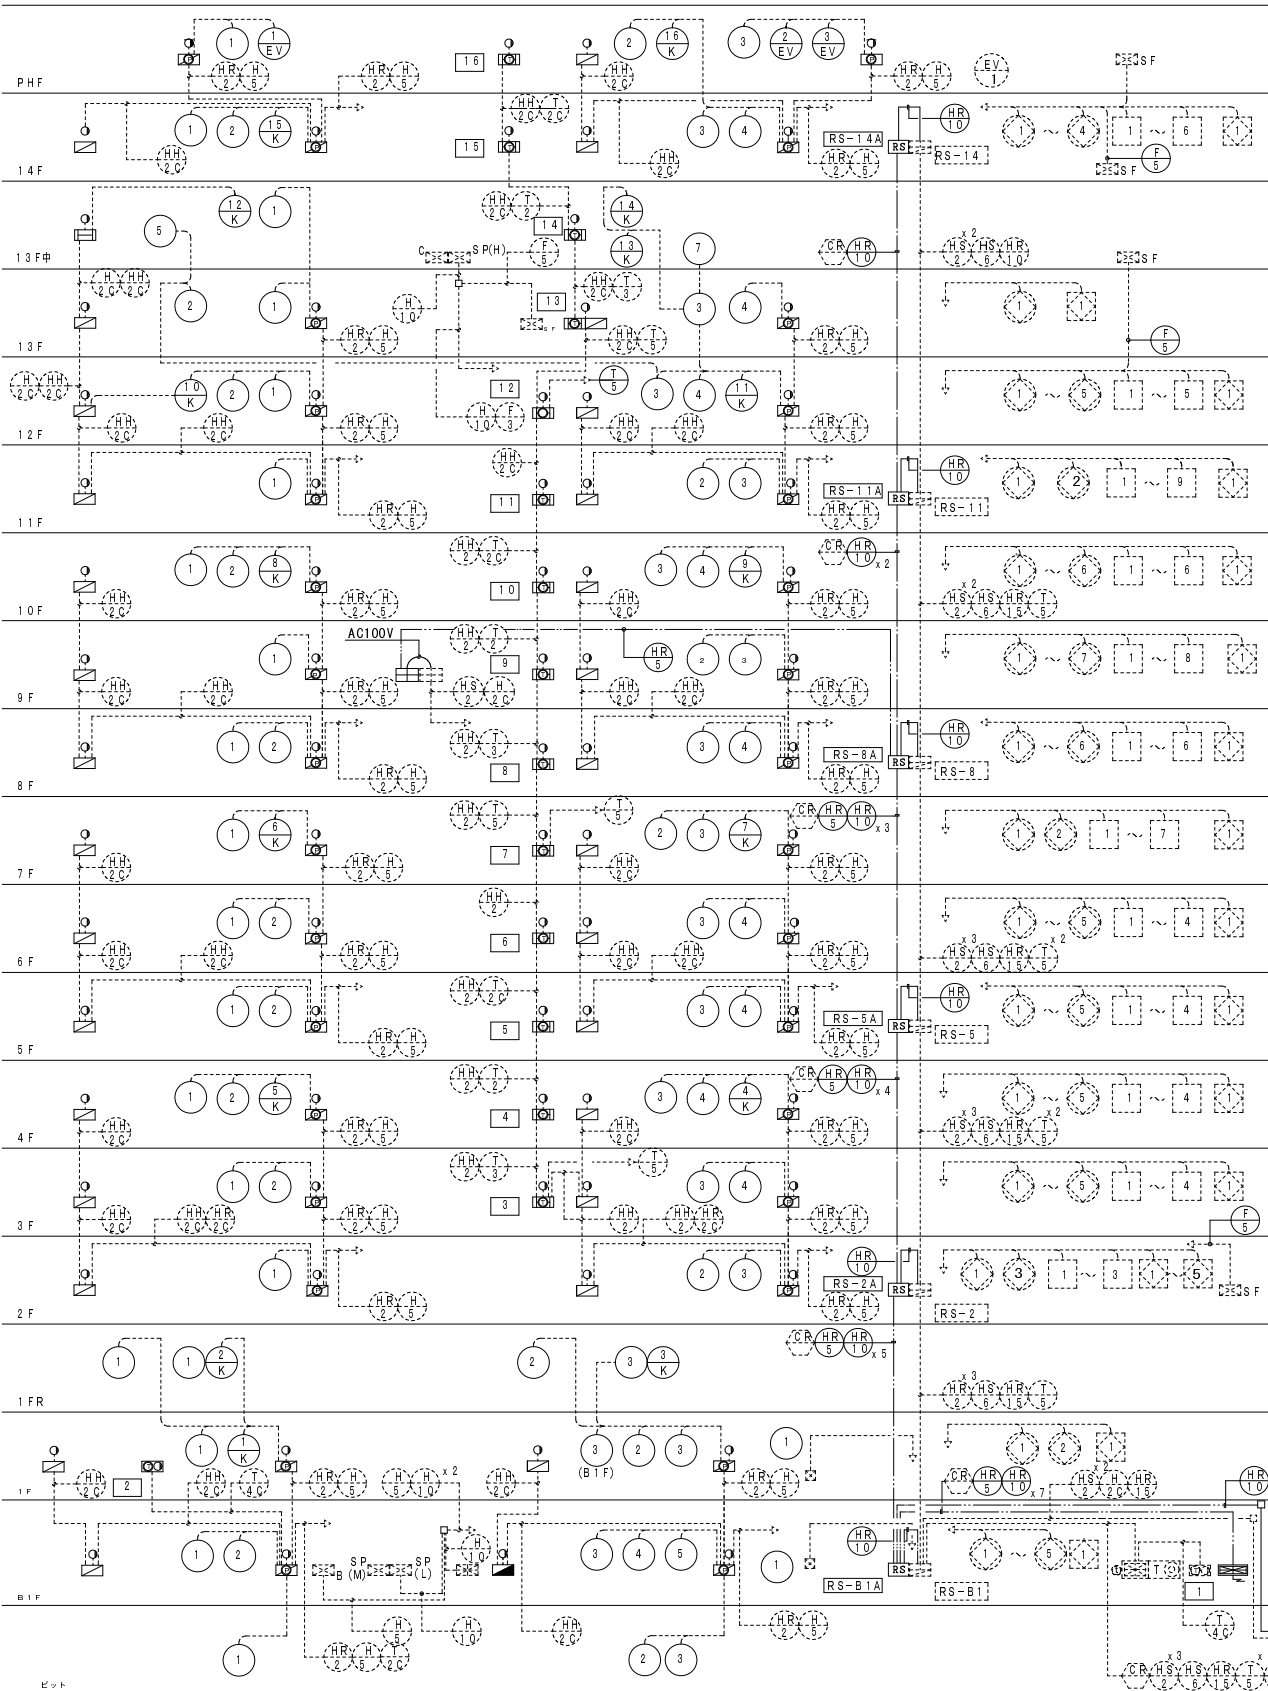



注 記

1. 特記なき配管配線は下記による (既設配線)
- HP0. 9-2C (16) PF
 - HP0. 9-4C (16) PF
 - HP1. 2-3C (16) PF
 - HP1. 2-3P (22) PF
 - HP1. 2-5P (22) PF
 - HP1. 2-10P (28) PF
2. 排煙口廻りは下記による
- ※ 排煙口押収及び配線は既設再使用


配線リスト

記 号	配線サイズ	電線管 (P.F)	C.R	備 考
HS-1	HPS1. 2-2P	(22)	○	主幹線 (伝送線)
HR-1	EM-HP1. 2-5P	(28)	○	主幹線 (電源線)
HR-2	EM-HP1. 2-10P	(28)	○	主幹線 (電源線)
HR-3	HP1. 2-10P	(28)	○	主幹線 (電源線)
HR-4	HP1. 2-15P	(28)	○	主幹線 (電源線)
HR-5	HP1. 2-2P	(16)		自火機
HR-6	HP 1. 2-2C	(16)		自火機
HR-7	HP 1. 2-3P	(22)		自火機
HR-8	HP 1. 2-5P	(22)		自火機
HR-9	HP 1. 2-10P	(28)		自火機
HR-10	HP 1. 2-2C	(16)		表示灯
HR-11	HP 1. 2-3C	(16)		防煙機
HR-12	HP 1. 2-3P	(22)		防煙機
HR-13	HP 1. 2-5P	(22)		防煙機
HR-14	HP 1. 2-10P	(28)		防煙機
HR-15	HP 1. 2-2C	(16)		非常電話
HR-16	HP 1. 2-4C	(16)		非常電話
HR-17	HP 1. 2-3P	(22)		非常電話
HR-18	HP 1. 2-5P	(22)		非常電話
HR-19	HP 1. 2-10P	(28)		非常電話
HR-20	ケーブルラック			

 ※ 点線は既設再使用

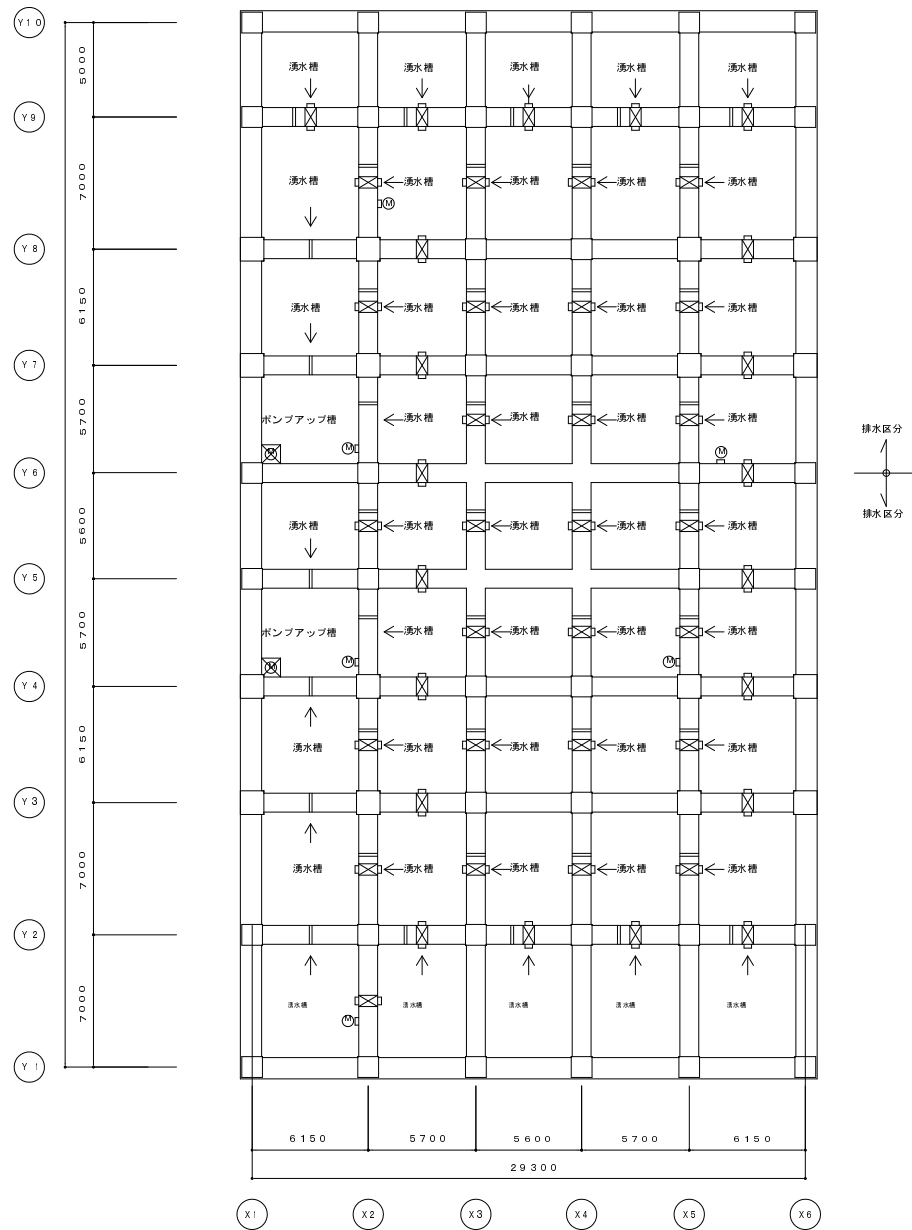

基礎建レベル平面図

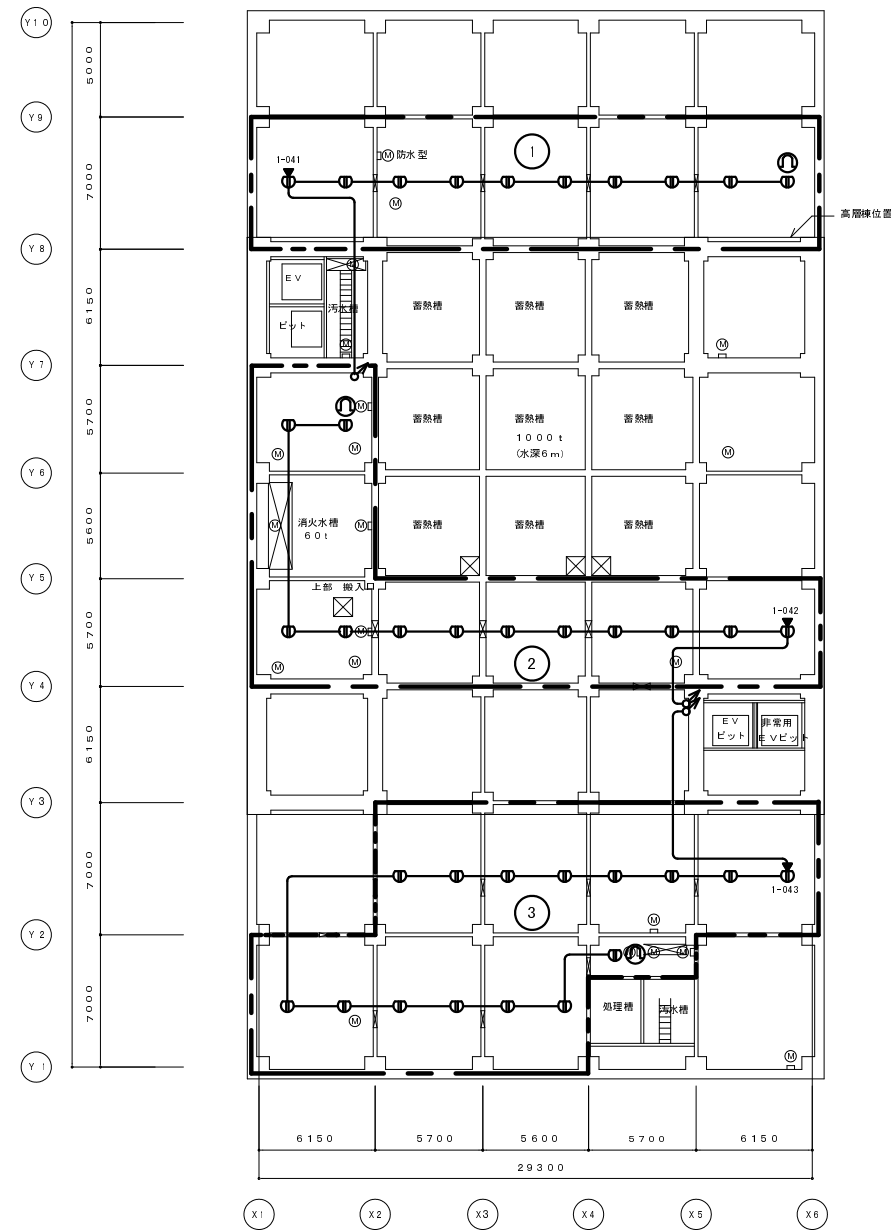

ビット平面図

幹線（立上り、引下げ等）は系統図参照とする


NOTE

四日市港管理組合

作成日	設計	縮尺
		A1 1/200
		A3 1/400

図面名称
四日市港ポートビル火災報知設備 ビット内配線図

No
2/32

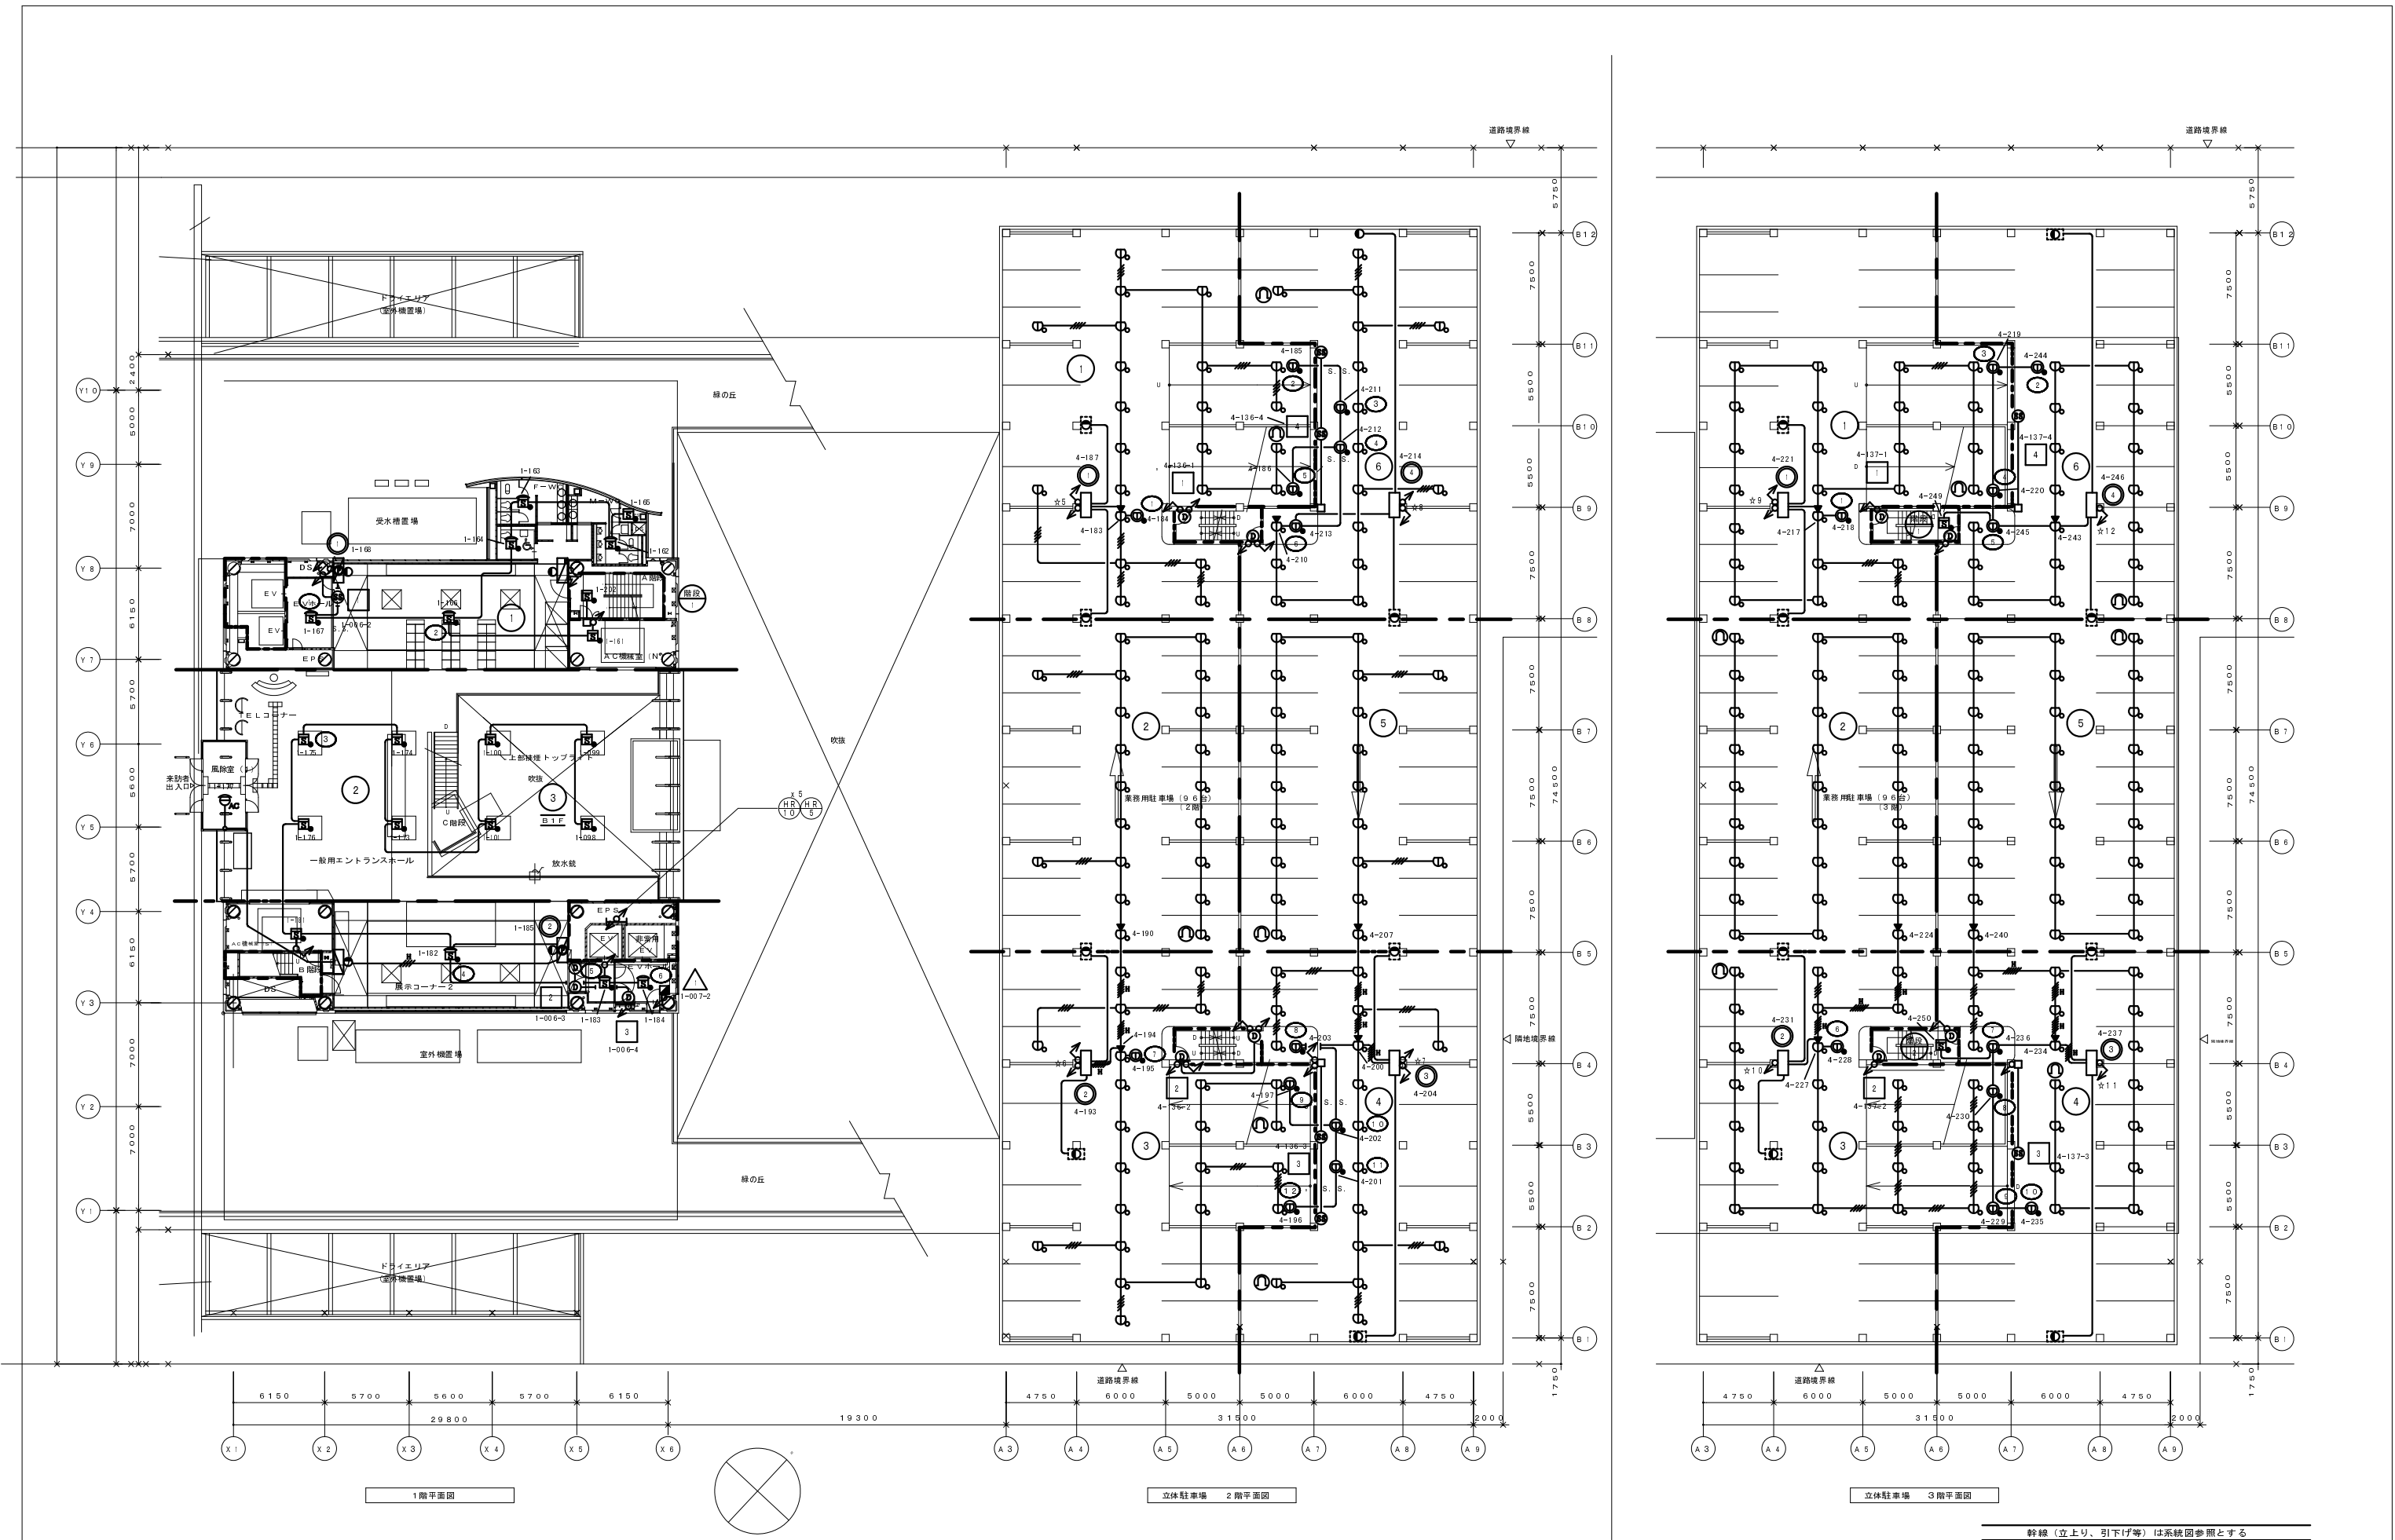

NOTE

四日市港管理組合

作成日

設計





縮尺

工事名称

四日市港ポートビル火災報知設備 1階平面図・立体駐車場2階3階平面図

No.

4/32

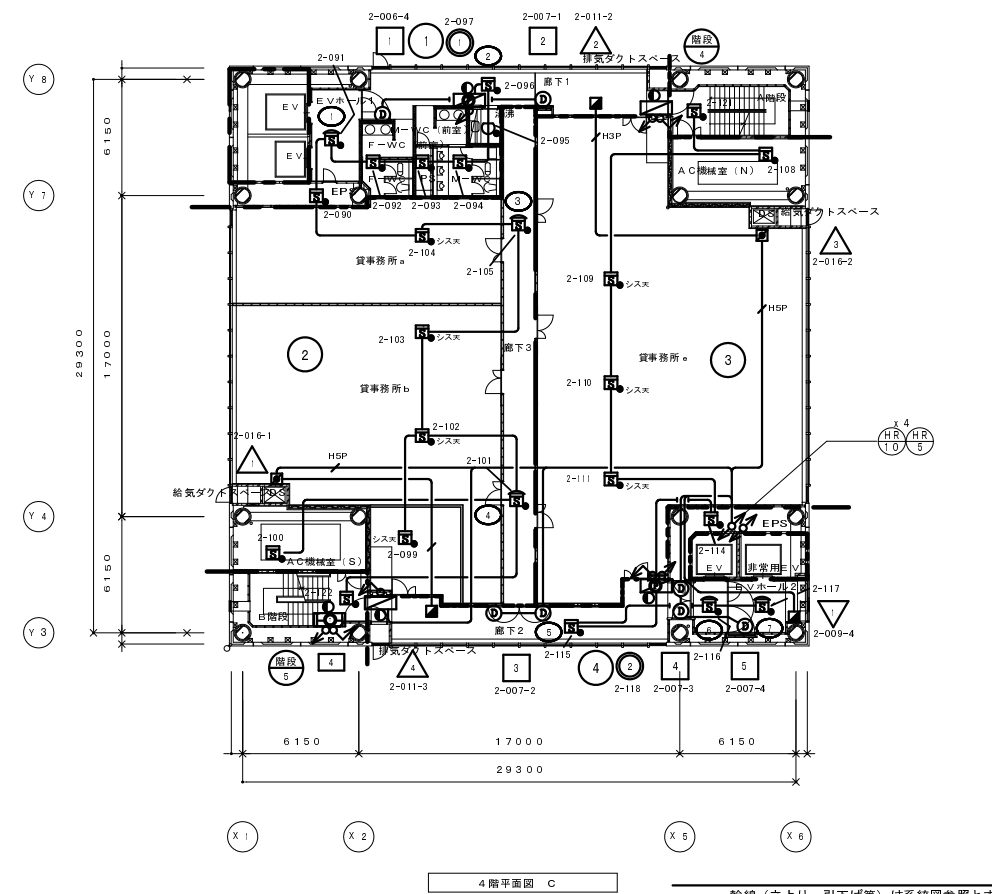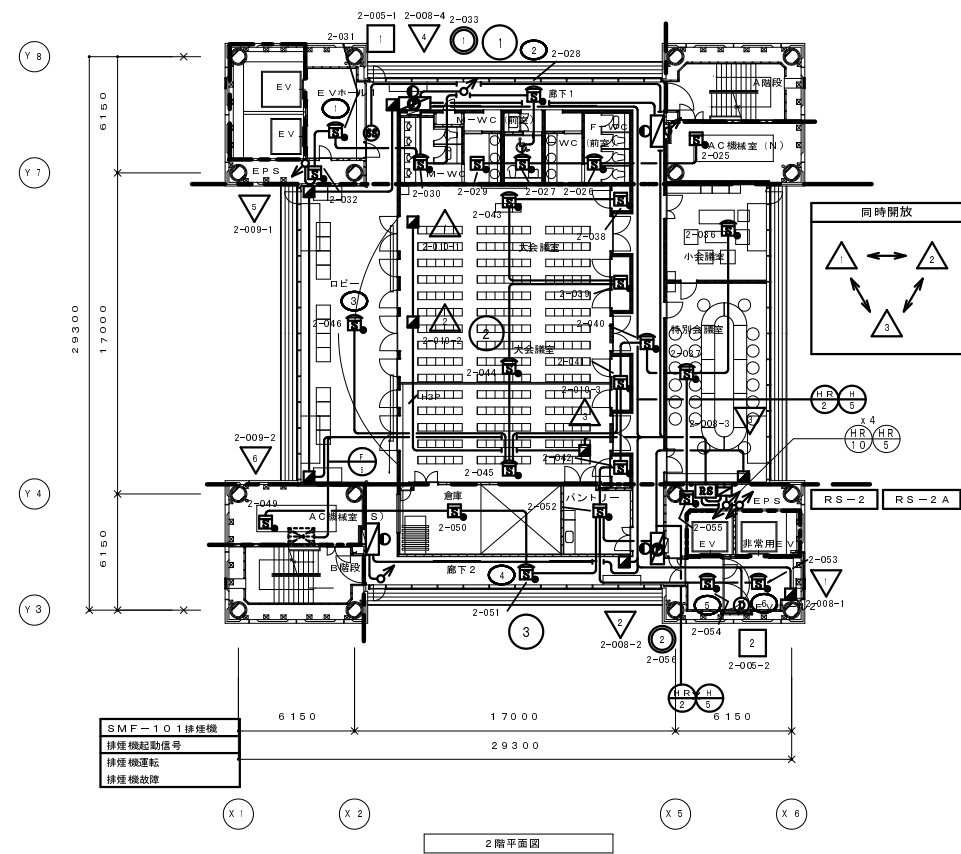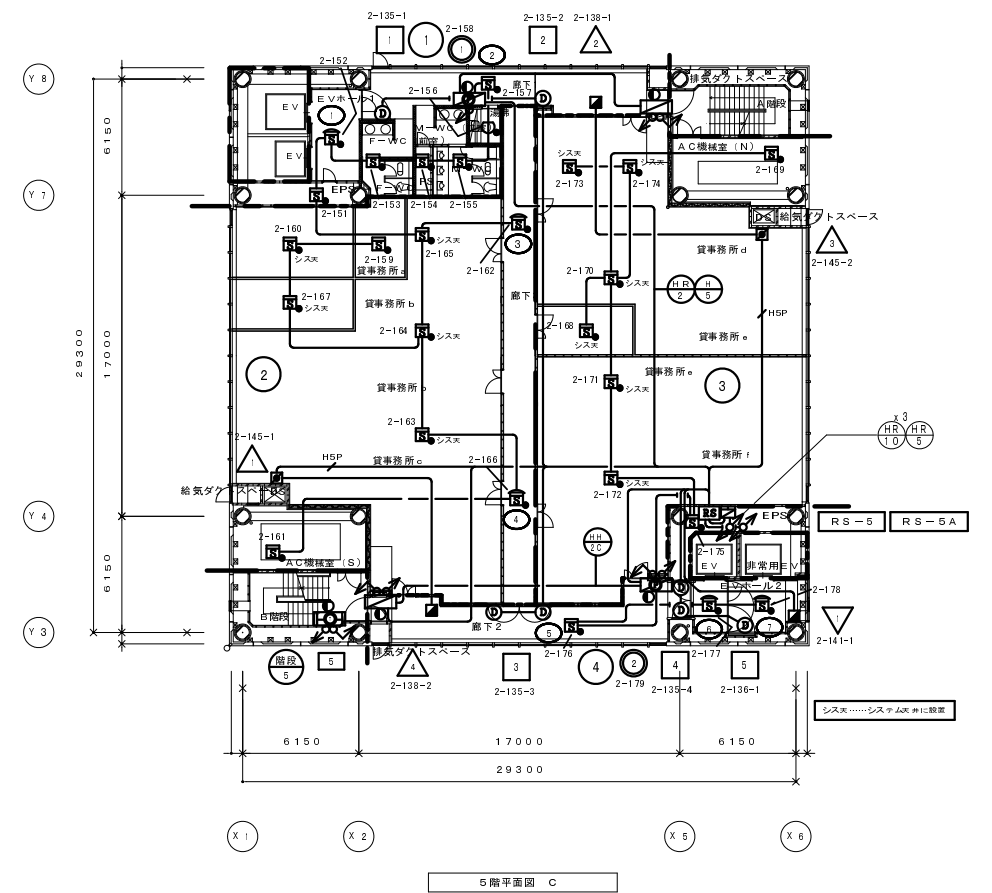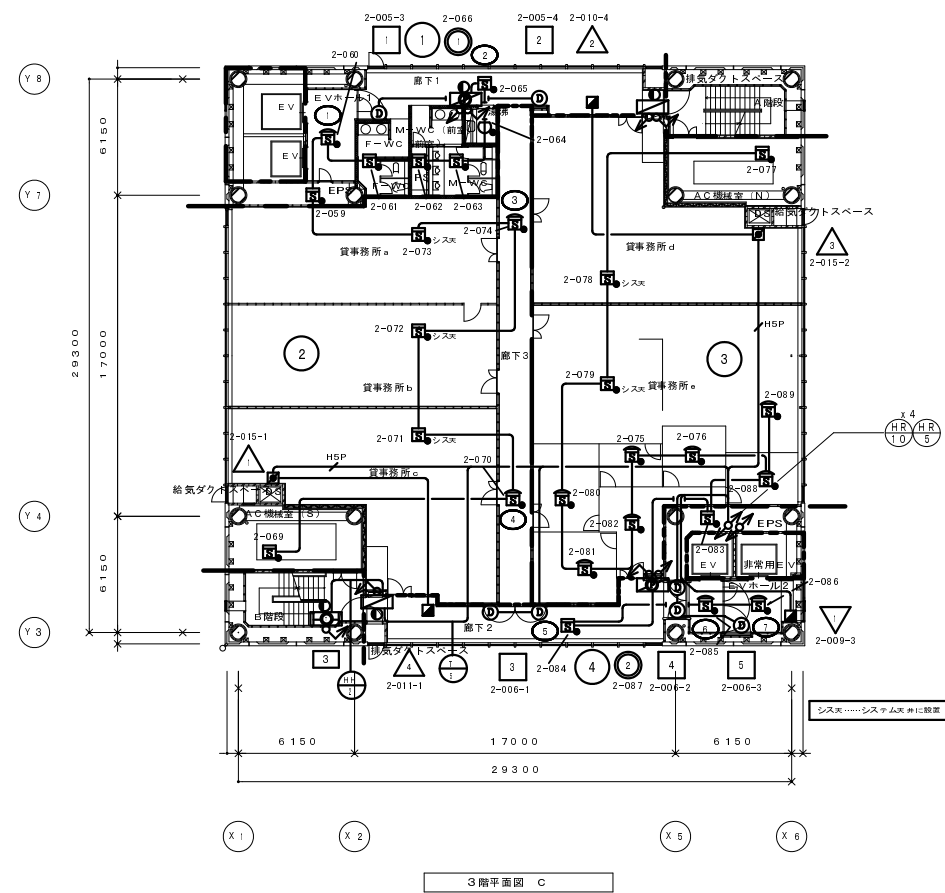

幹線(立上り、引下げ等)は系統図参照とする

NOTE	

四日市港管理組合

作成日	設計	縮尺	工事名称	No.
		A1 1/200 A3 1/400	四日市港ポートビル火災報知設備 2~5階平面図	6/32