

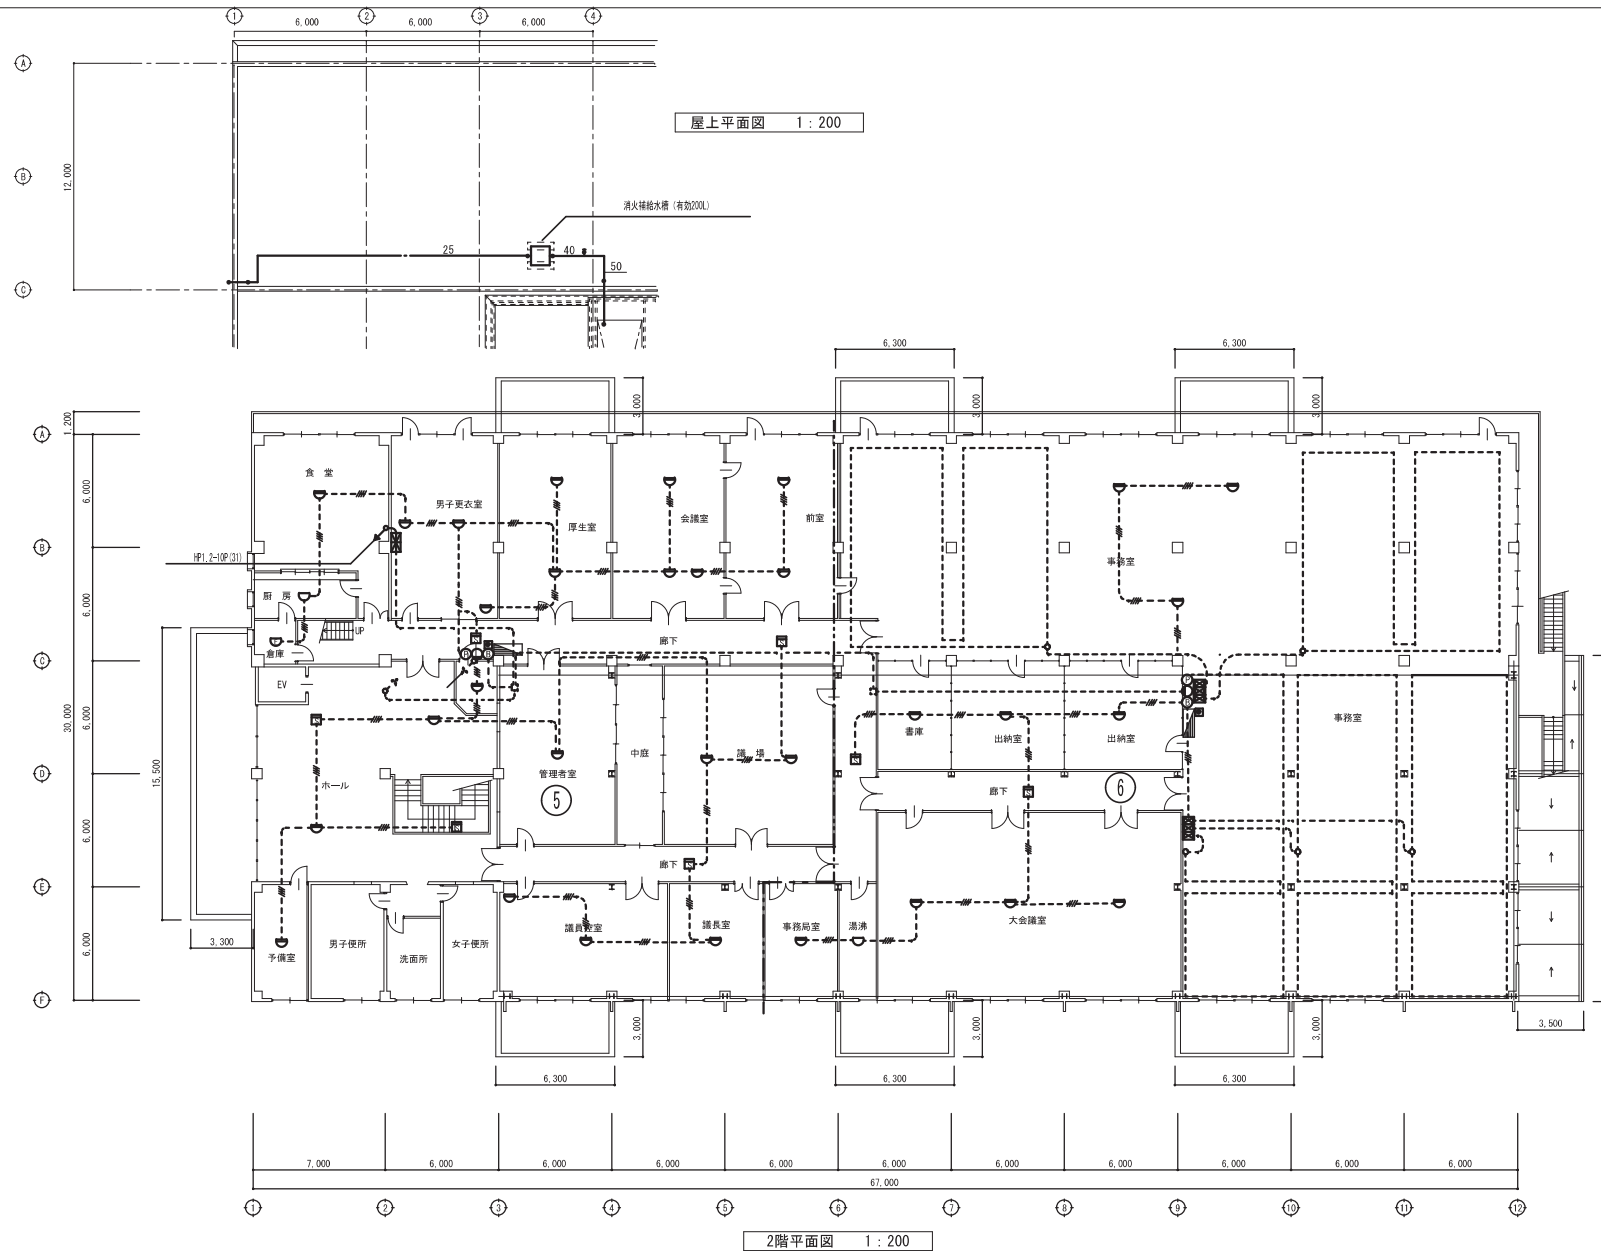


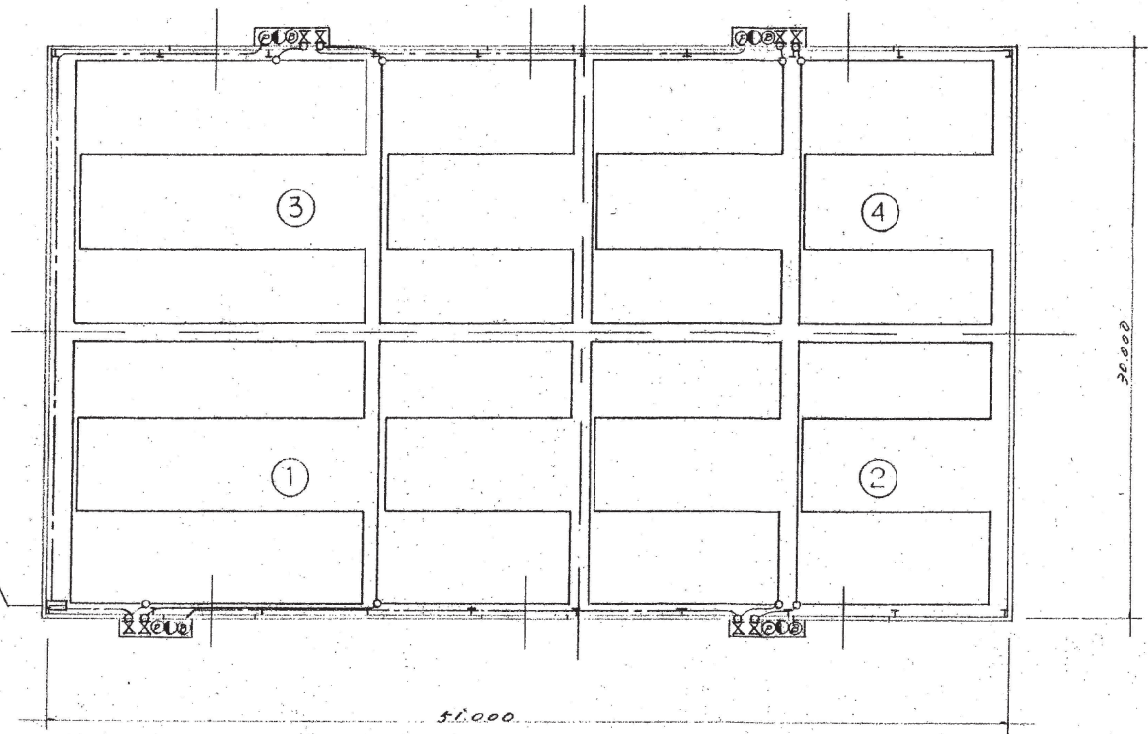

PROJECT TITLE F上屋（千歳庁舎）	REMARKS	四日市港管理組合	MANAGER	DRAWN BY	DRAWING TITLE	SCALE 1 : 200	DATE 11/32
					2階 自動火災報知設備図		

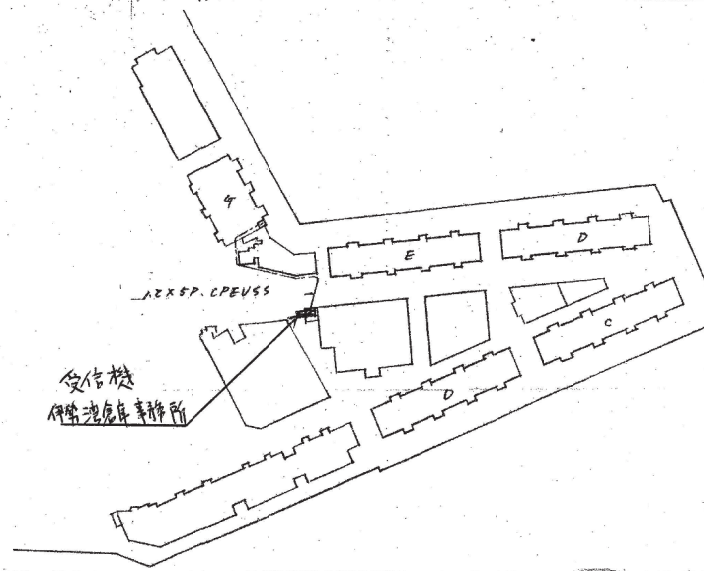



原設計 P-2-85 概工費 99M-11-2号
 1-75- O.W.A.N
 設計 50M2

G. 自動火災報知設備

第13.4)上層 4棟 工事設計図

自動火災報知設備


SCALE	DRAWN	DATE	N	O
1/200	2008	2008.09	12	32


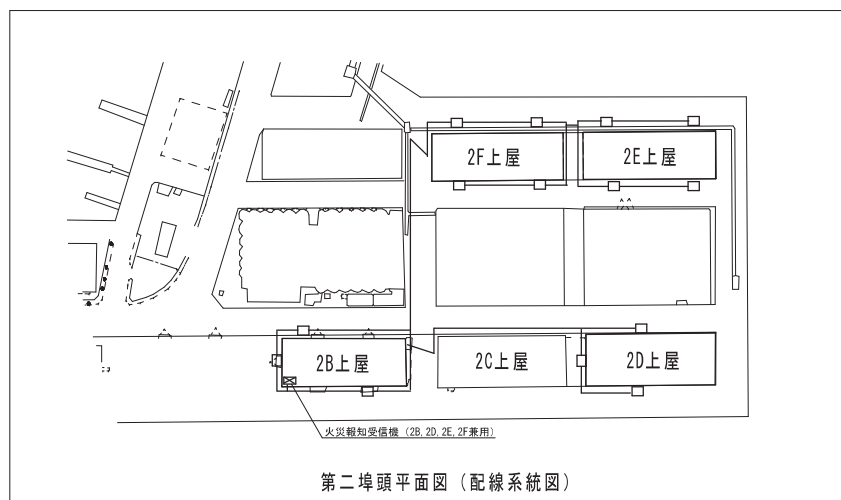
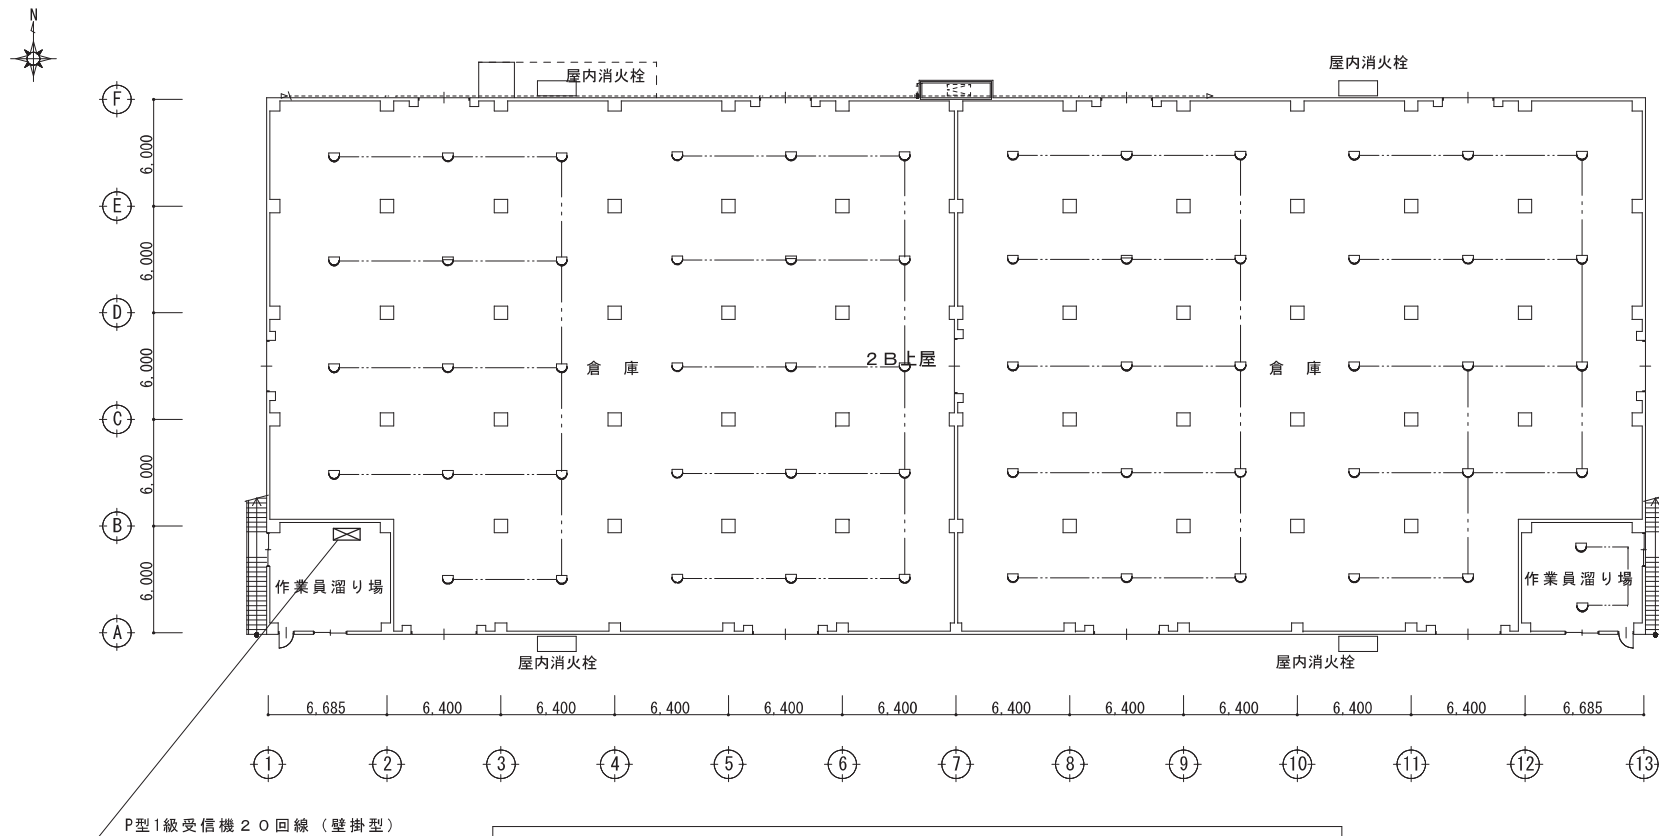


2B自動火災報知設備

自動火災報知設備

13/32

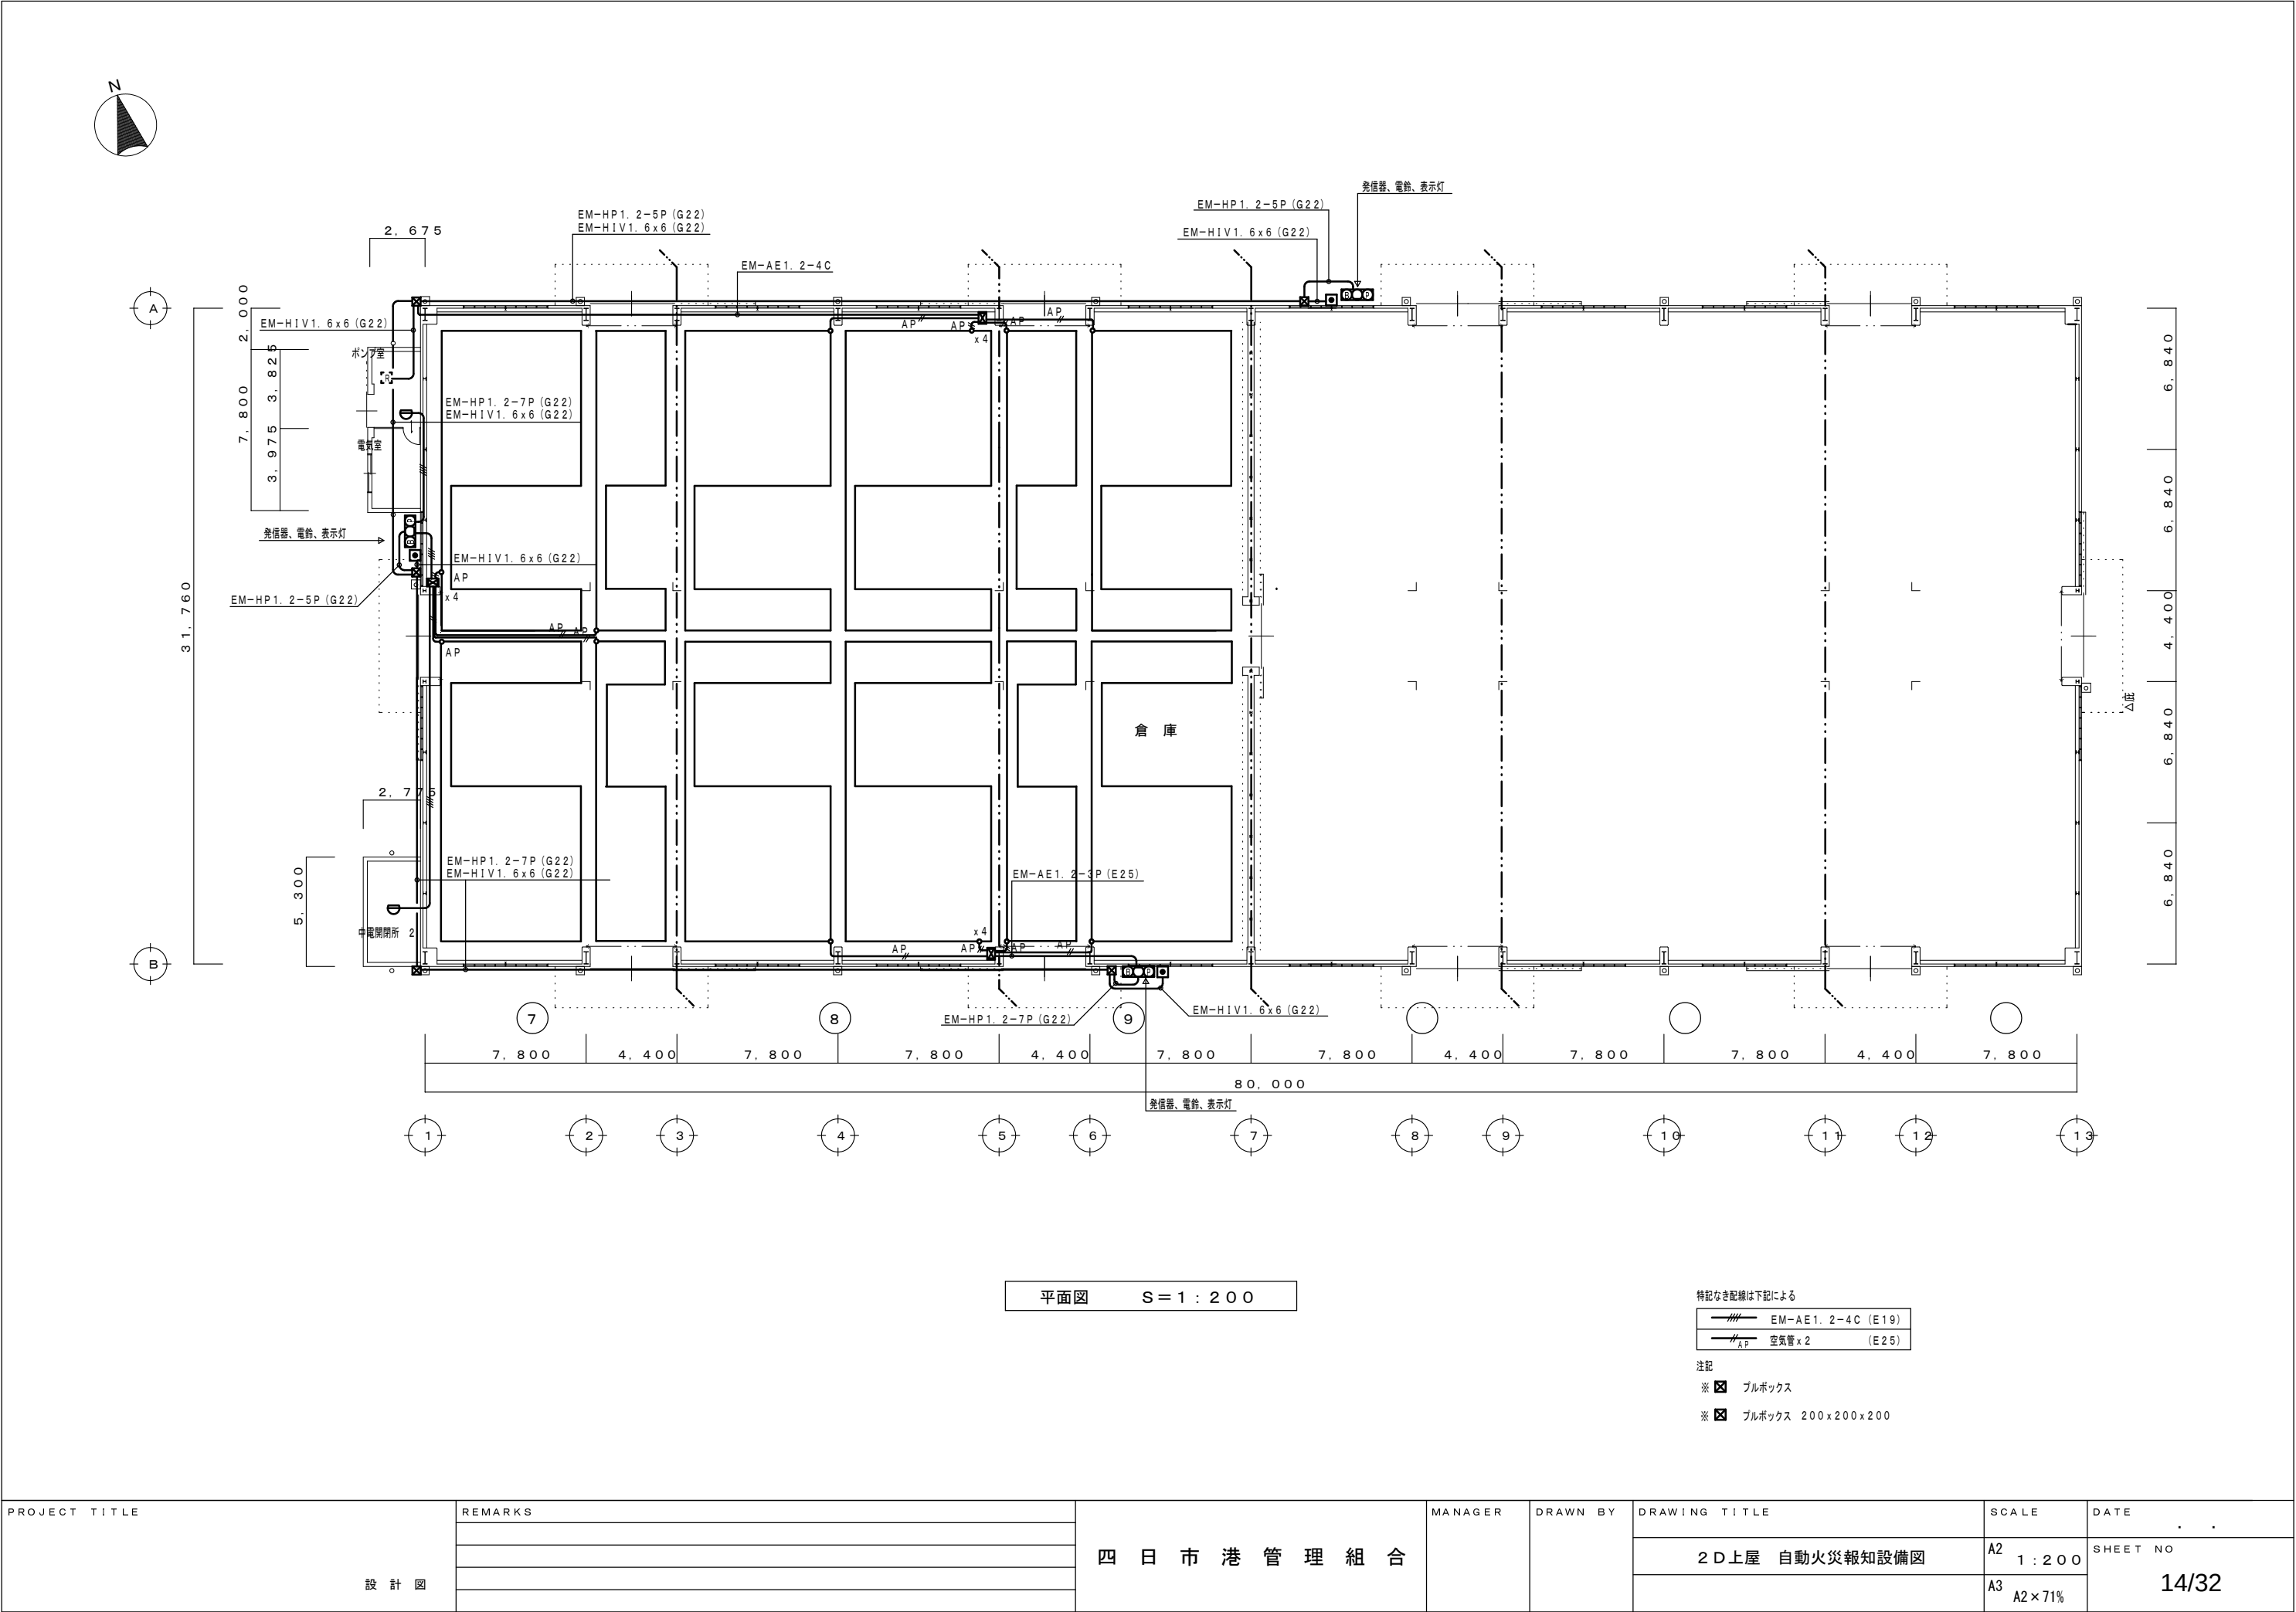

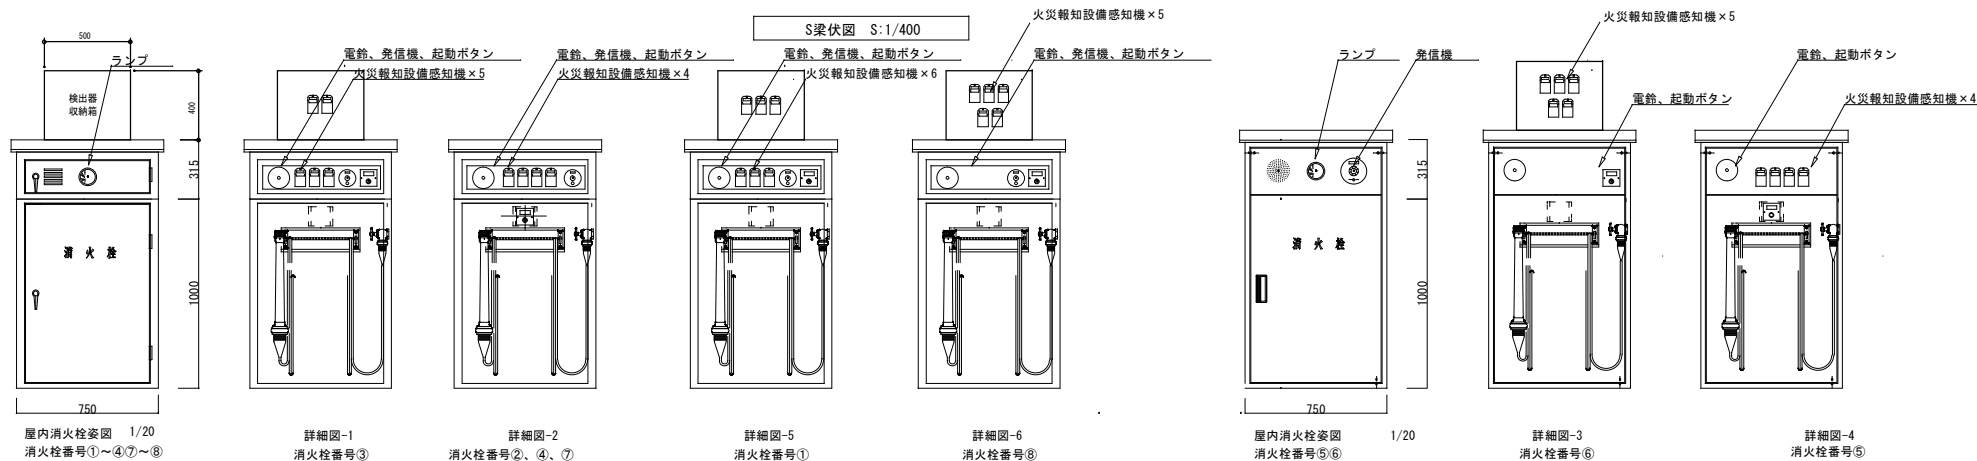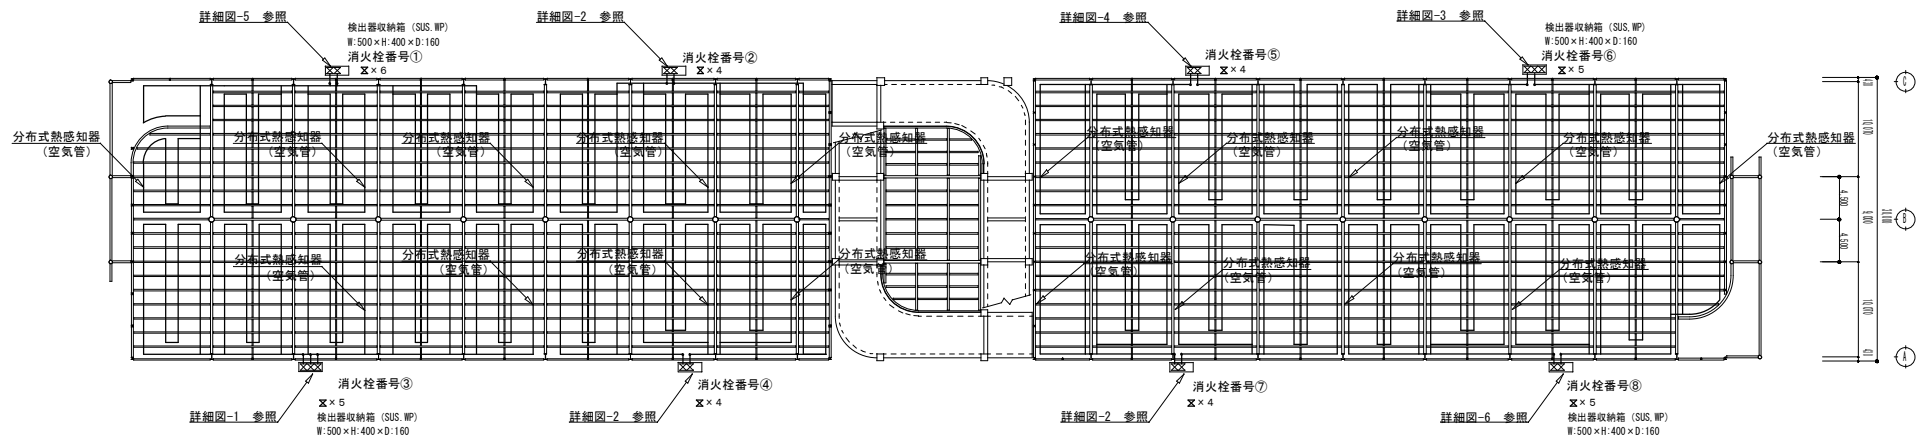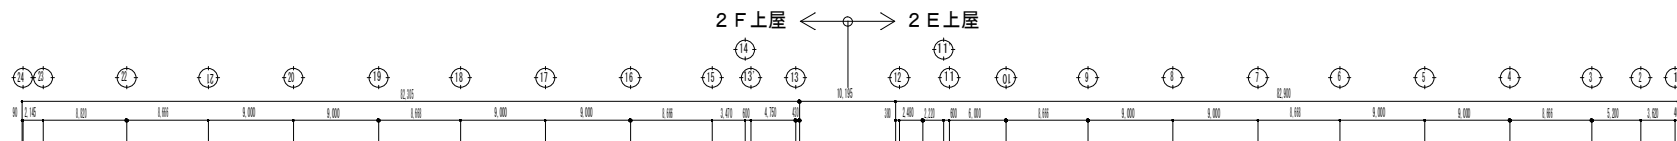

記	2E・2F上屋		S: A2: 1/400 A3: A2×71%	D: C.	四 日 市 港 管 理 組 合	15/32
	自動火災報知設備		D.	No.		



平面図 1/400

$\frac{1}{H5P}$	HP0.9-5P
$\frac{1}{H7P}$	HP0.9-7P
$\frac{1}{H10P}$	HP0.9-10P
$\frac{1}{H15P}$	HP0.9-15P

記.	第3ふ頭 3C上屋	S. 1/400	D. C.	四 日 市 港 管 理 組 合	16/32
	自 動 火 災 報 知 設 備 図	D.	No.		